

COMUNE DI CASNIGO

provincia di Bergamo

PROGRAMMA DI RIQUALIFICAZIONE AMBIENTALE
DELL'INSEDIAMENTO PRODUTTIVO
IN VIA SAN CARLO

APERTURA SPORTELLO UNICO

LA DITTA: CIMTEF di Gianni Piero
via San Carlo n. 39 - CASNIGO

TAVOLA n. 3: - PIANTA con impianti tecnologici
- SEZIONE

scala 1:100
scala 1:100



STATO ATTUALE

Giuliano, Aprile 2014
LA DITTA
(Sog. CIMTEF di Gianni Piero)

IL PROGETTISTA
(Geom. Bellomino Mario)

Geom. bellomino mario
via degli Ippoliti, 5 - 24024-Quindici (BG) tel. 035.74.51.201 fax 035.74.50.93
c.a.mario@bellomino.it - P.IVA 02679610127 e-mail - info@bellomino.it
Per ulteriori informazioni visitate il sito www.bellomino.it

- LEGENDA**
- ▀ Identità a muro per il blocco L.M.E. di controllo di tutto l'impianto, radiatore e batteria in sezione
 - ▨ parete orizzontale
 - ▭ prese industriali impianto elettrico
 - ▭ accesso a parte resistente al piano primo

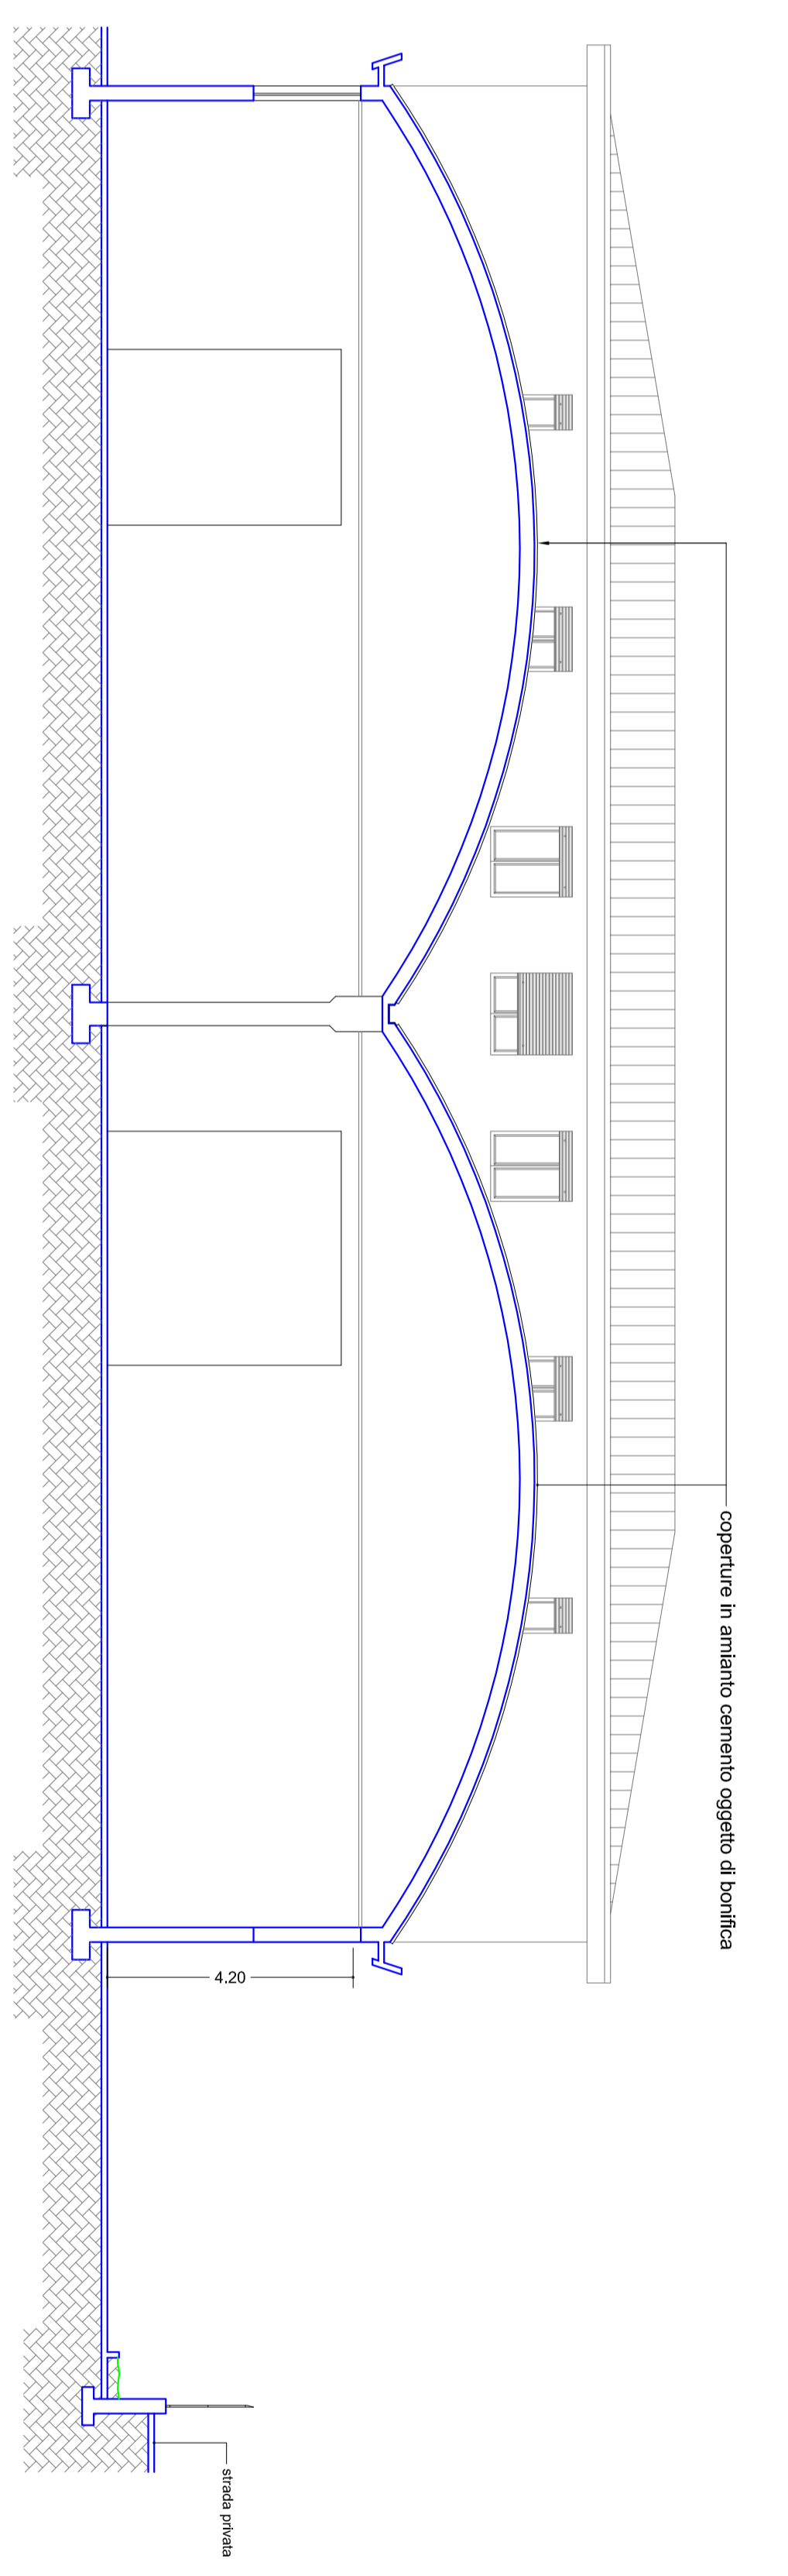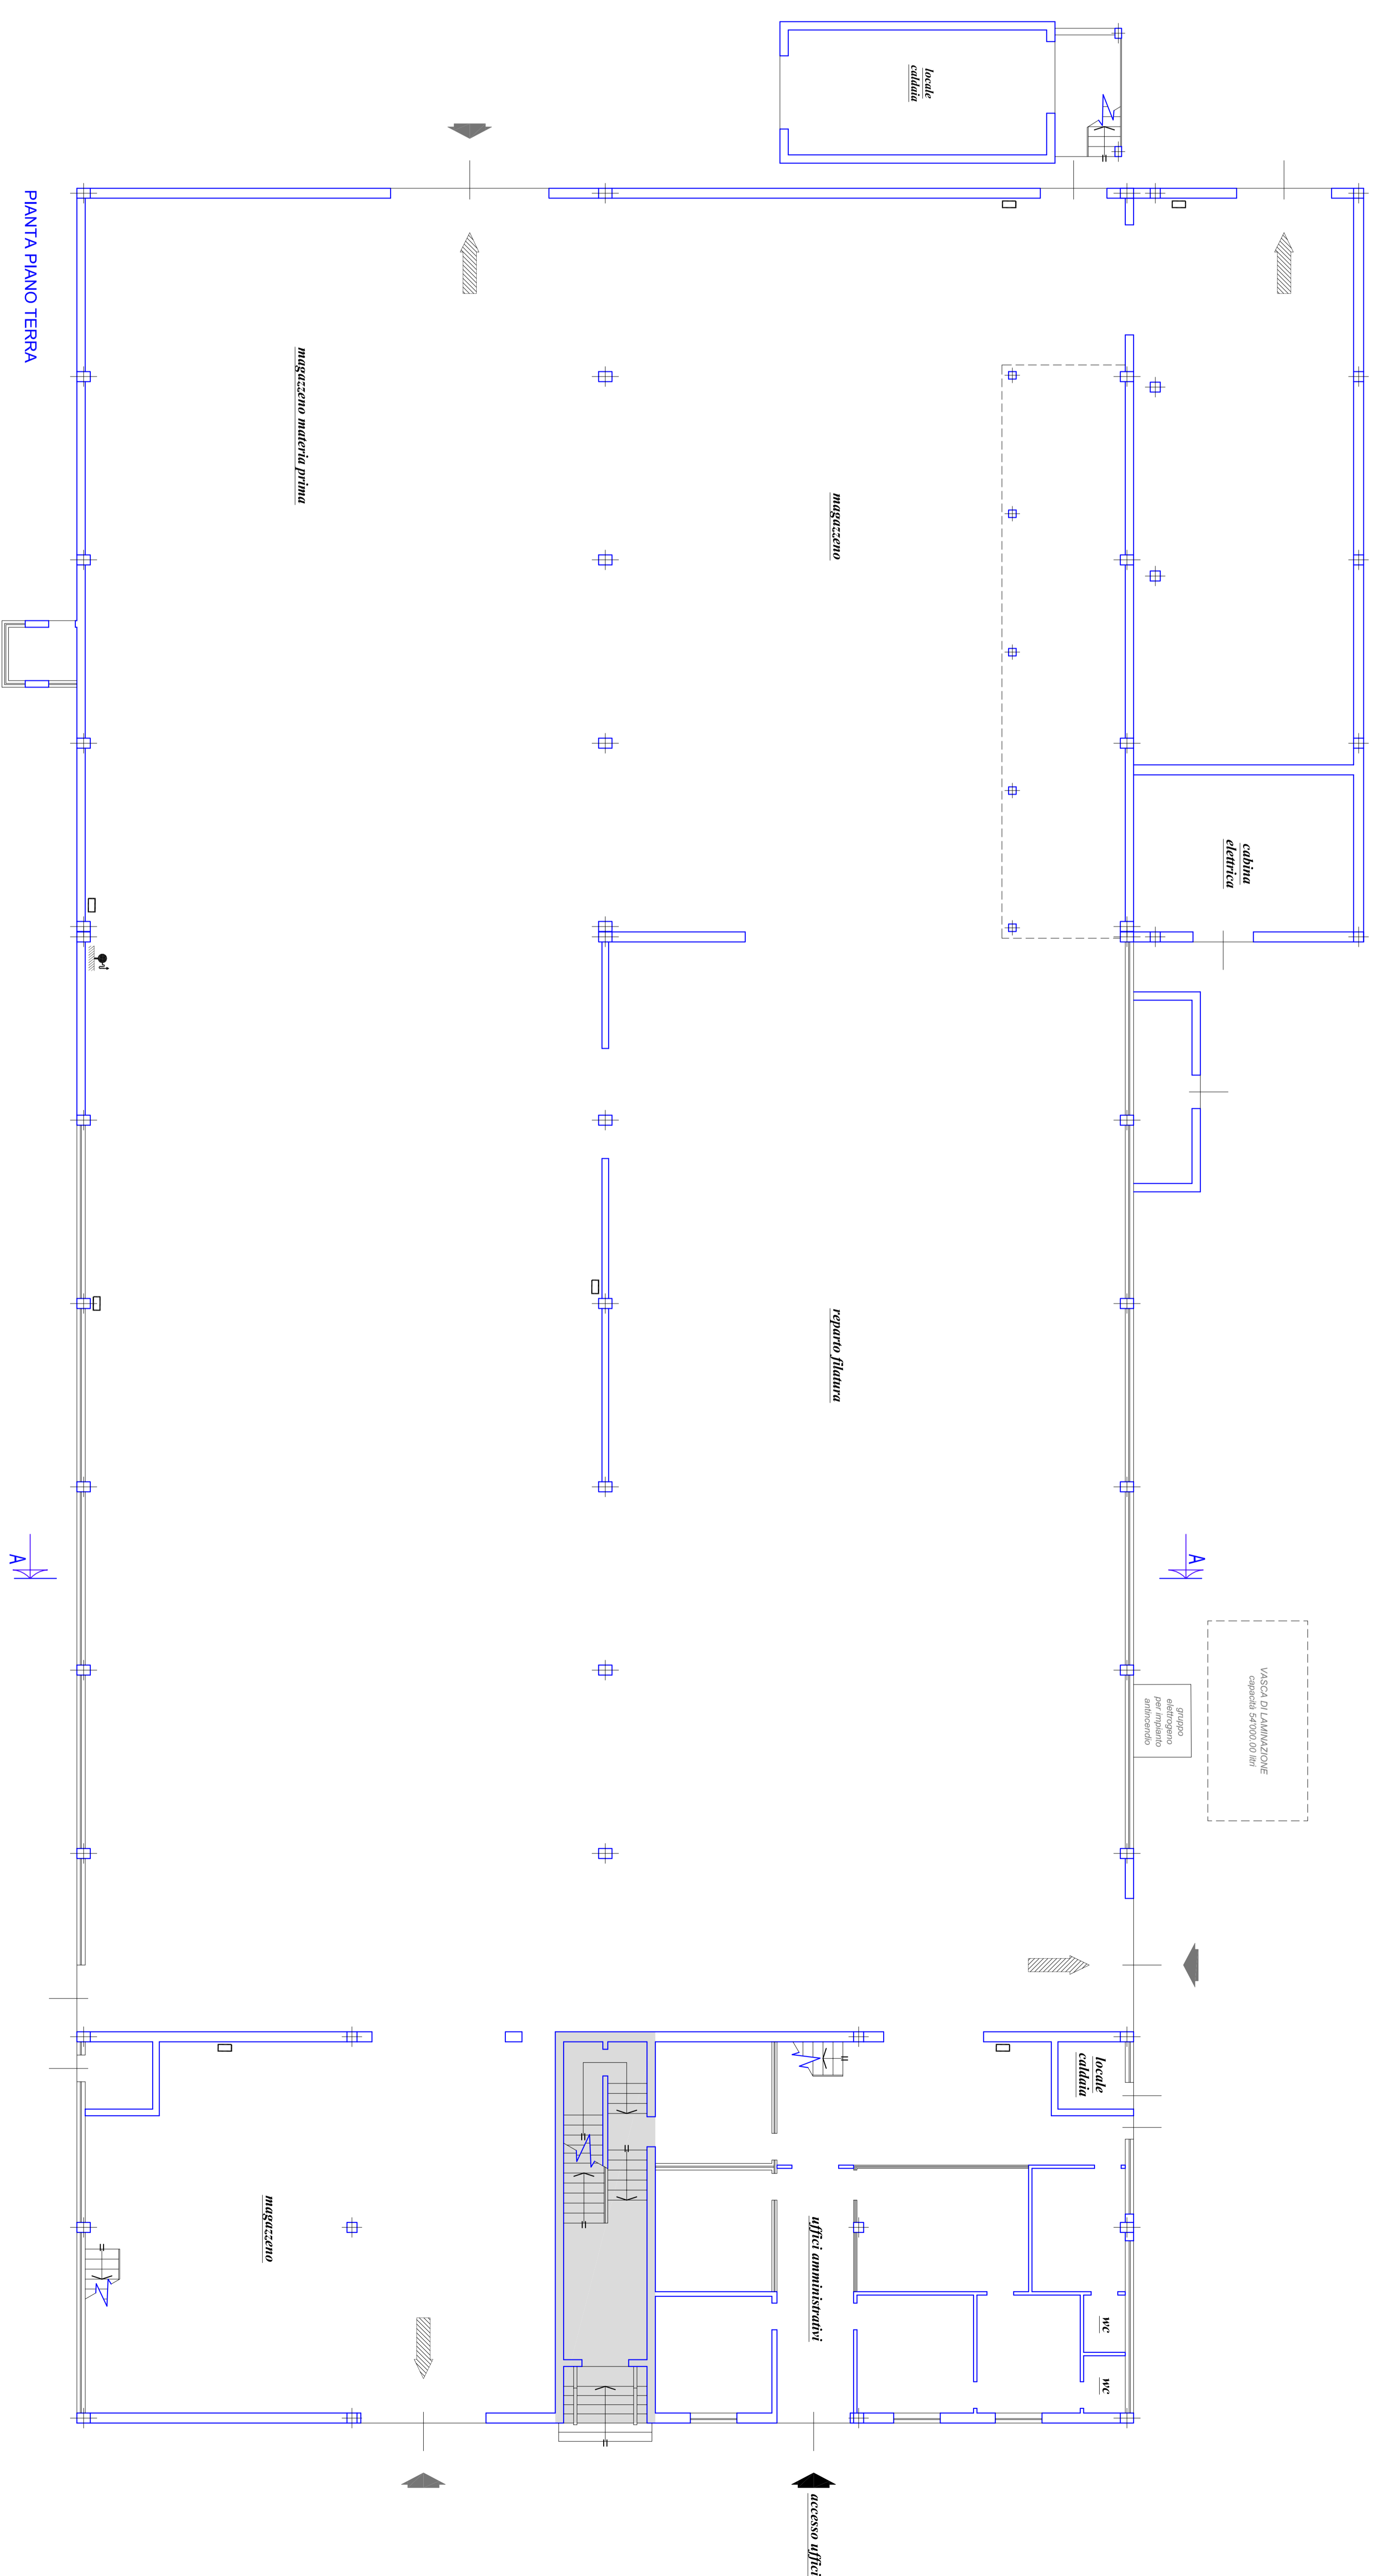

SEZIONE A - A