



Rifacimento vasca lavapiiedi e impianto acqua

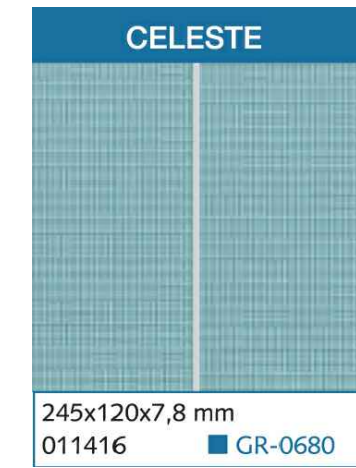

Rivestimento vasca lavapiiedi - "mod. 2/25" Floorgres celeste o similare

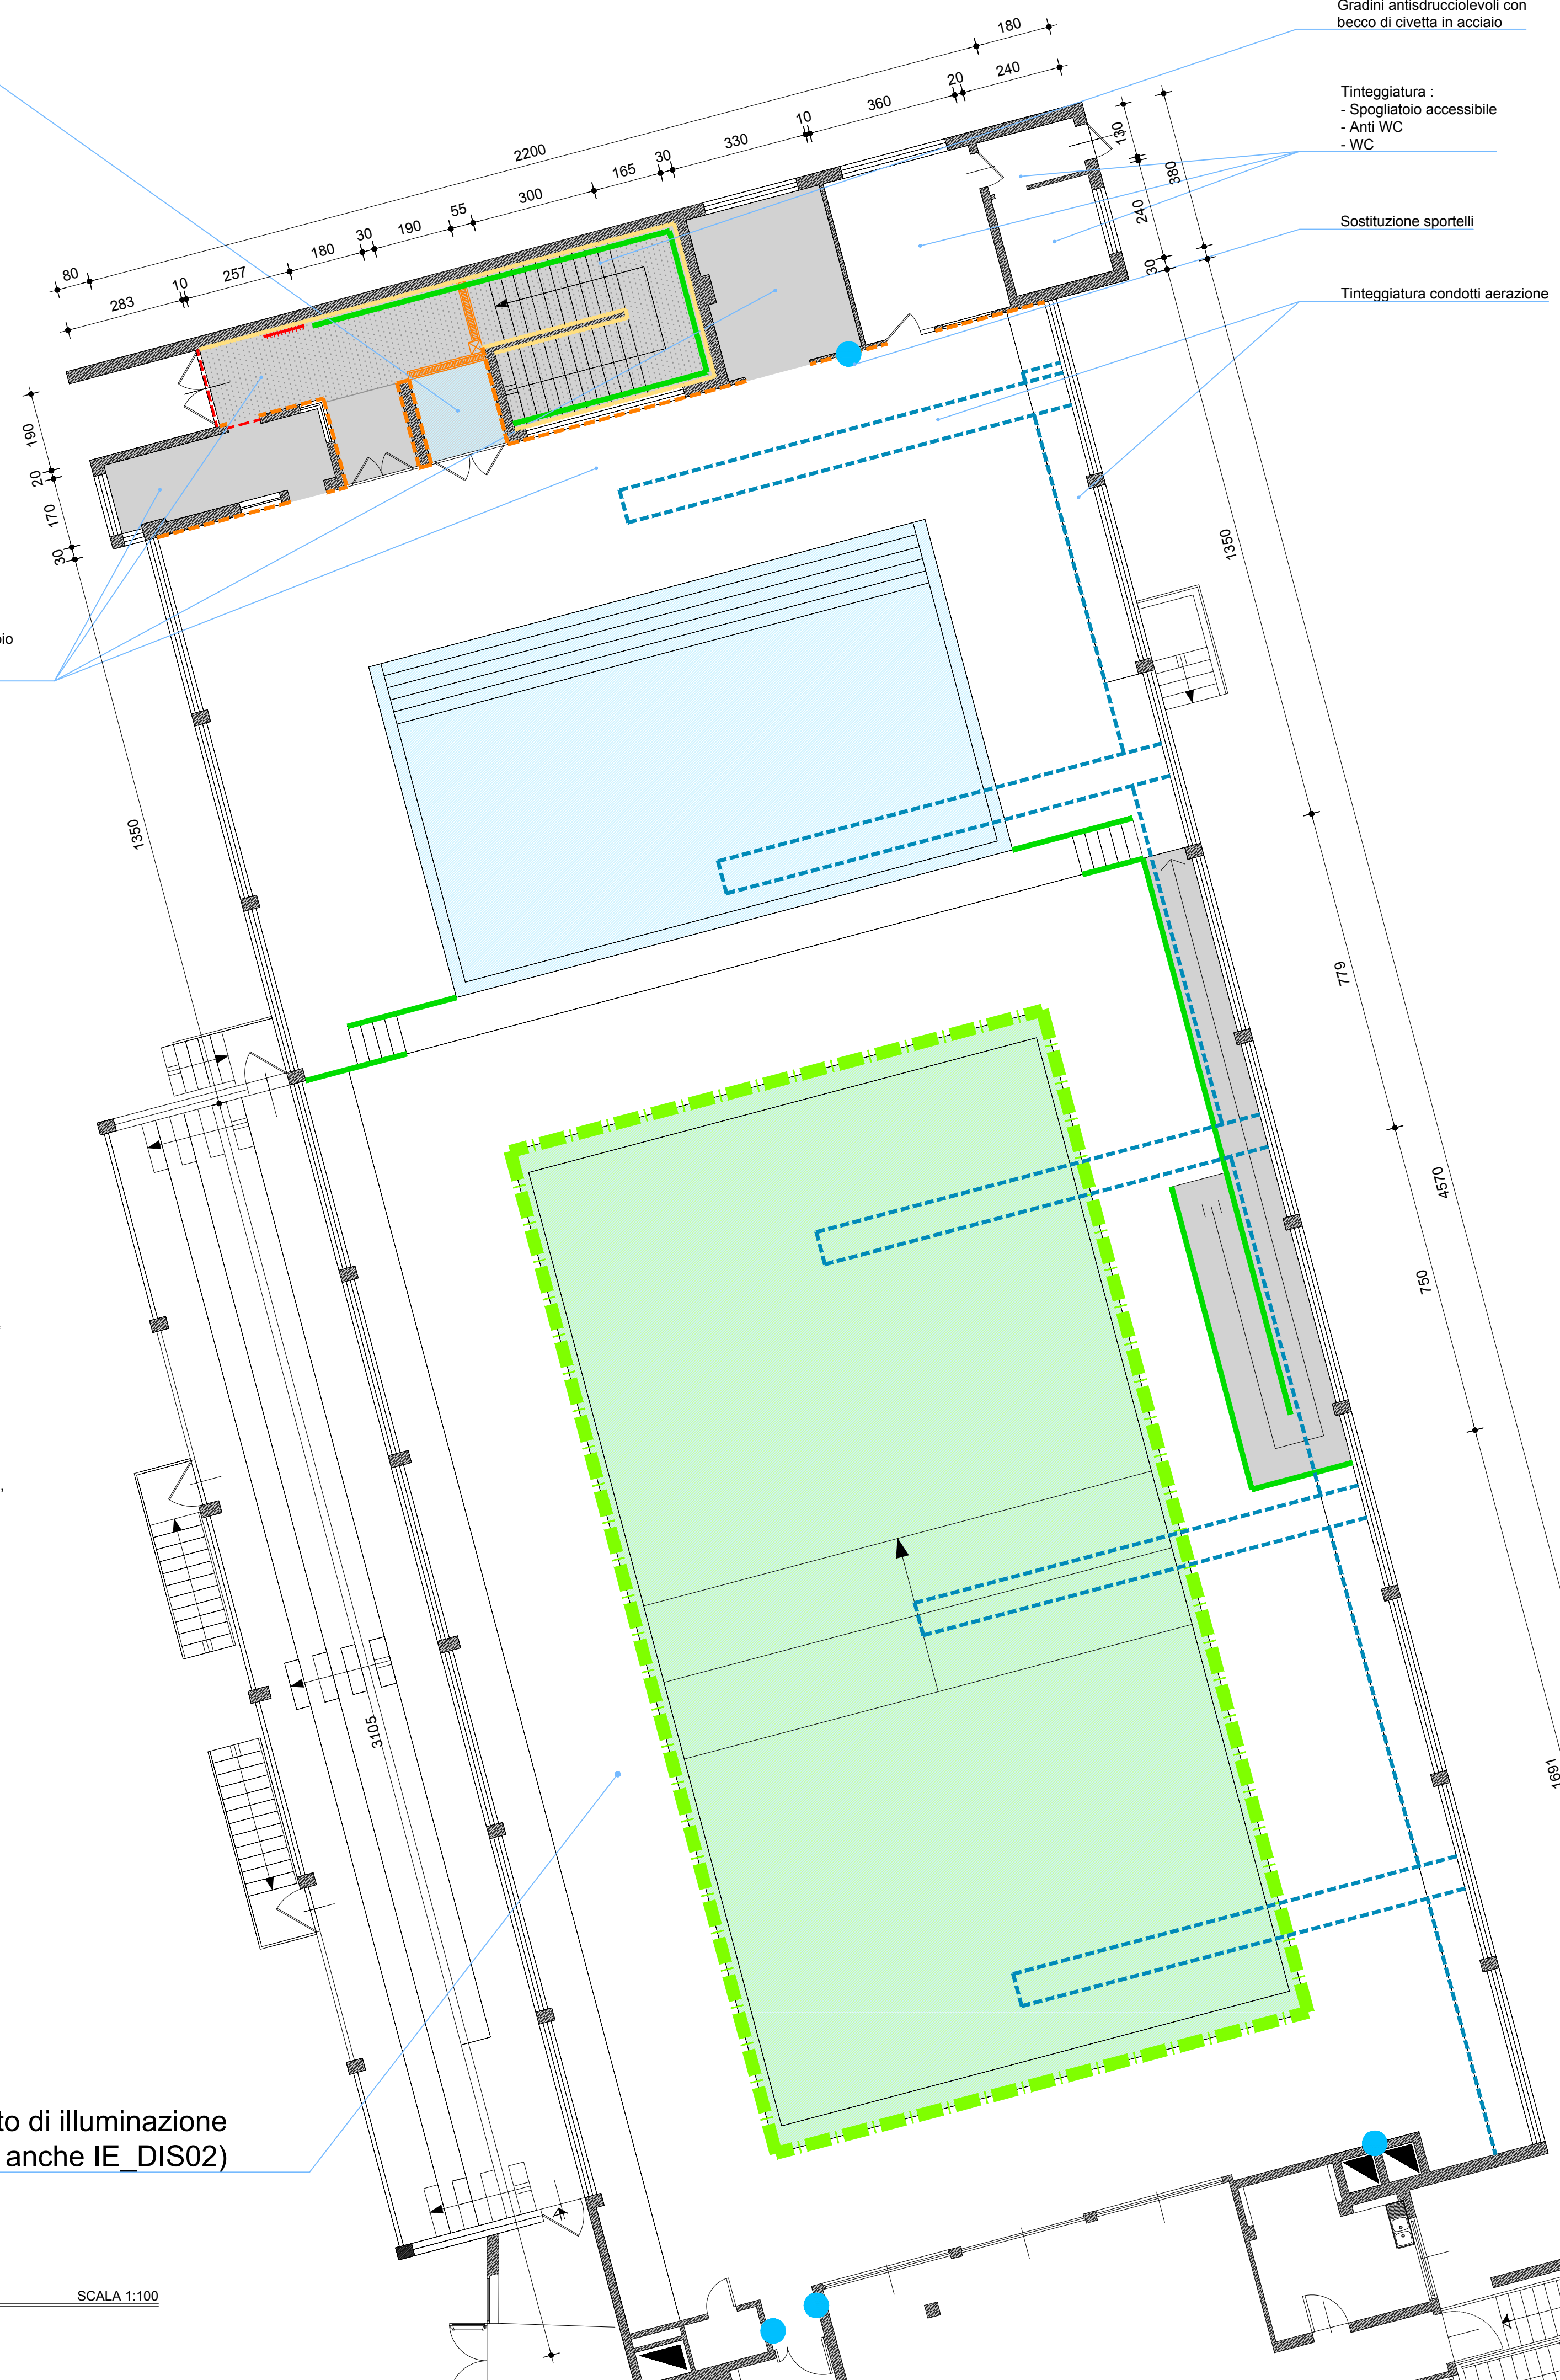

Gradini antidive con becco di civetta in acciaio

Tinteggiatura :
- Spogliatoio accessibile
- Anti WC
- WC

Sostituzione sportelli


Tinteggiatura condotti areazione

Tinteggiatura:
- Vano tecnico
- Vano scale e corridoio
- Infermeria
- Area vasche



CHILI - 50
NCS S 1580-Y90R
Riflessione della luce: 12%

VITAMIN - 52
NCS S 0585-Y20R
Riflessione della luce: 49%

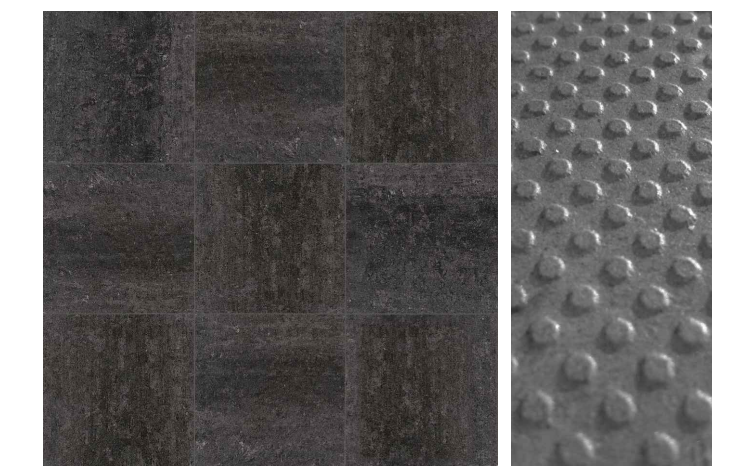


• CONTROSOFFITTO sospeso realizzato con pannelli acustici in fibra minerale (lana di roccia) tipo "Rockfon Color-Air" o similare, 60 x 60 cm e spessore 20 mm, peso mq 2,0 kg;
- Colore NCS S 1580-Y90R controsoffitto spogliatoi/distribuzione
- Colore NCS S 0585-Y20R controsoffitto bagni

• RIVESTIMENTO a sorelle parallele fugato 2 mm, formato 30x60cm in gres porcellanato, finitura naturale
(tipo Floor gres "Chromtech" colore "cool 2.0" o similare)

• PAVIMENTO a sorelle parallele fugato 2 mm, formato 30x60cm in gres porcellanato, finitura R11
(tipo Floor gres "Chromtech, point" colore "cool 4.0" o similare)
N.B. Pavimentazione box latrine da realizzare con il materiale utilizzato per il rivestimento

MATERIALI PAVIMENTI - CONTROSOFFITTI

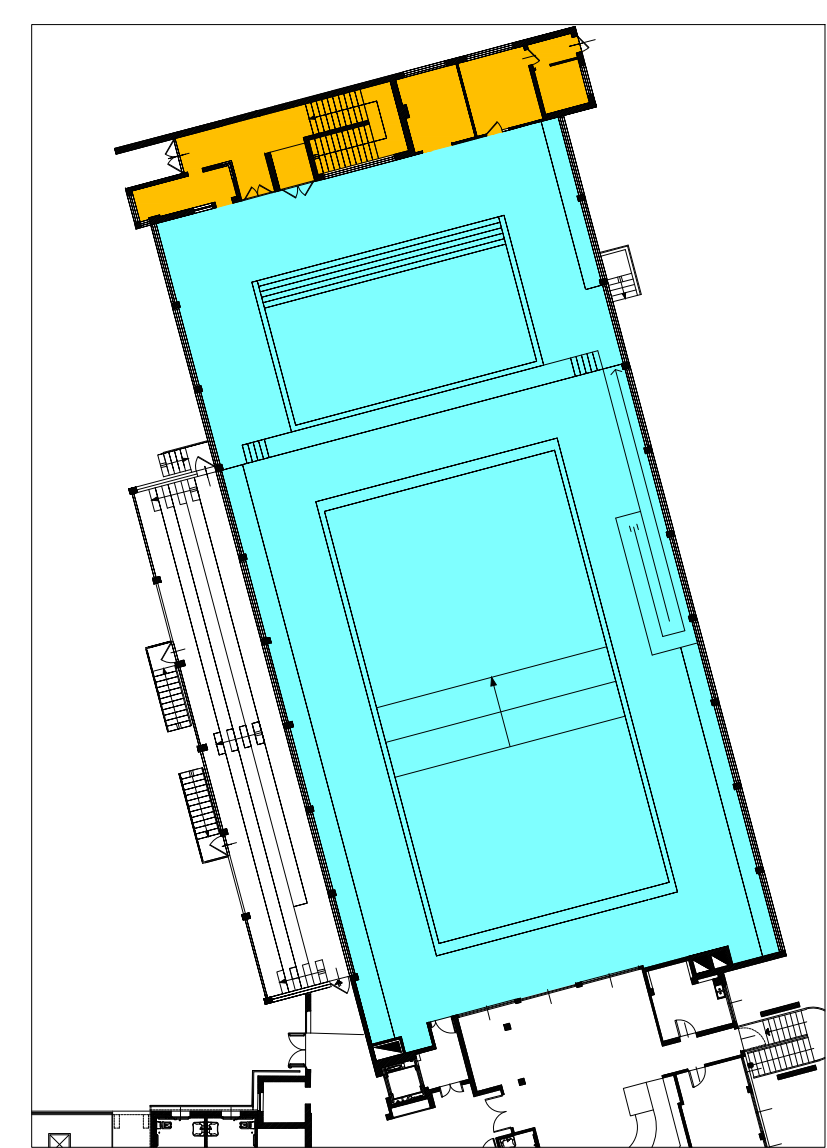

■ DISTRIBUZIONE - SERVIZI
■ PIANO VASCHE

SINTESI DEGLI INTERVENTI PREVISTI	
DISTRIBUZIONE - SCALE - SERVIZI	
• Pavimenti	tot 75 m ²
- Scale (alzate escluse)	50 m ²
- Vano tecnico/ufficio	10 m ²
- Infermeria	15 m ²
• Controsoffiti	50 m ²
• Rifacimento vasca lavapiiedi con impianto acqua	
• Sostituzione termosifone	
• Sostituzione Corrimano	
• Sostituzione porta su esterno	
• Sostituzione porta vano tecnico/ufficio	
• Sostituzione griglie canaline	
• Rvestimenti	
• Tinteggiature	
PIANO VASCHE	
• Pavimento rampa	30 m ²
• Installazione telo copertura vasca	350 m ²
• Sostituzione parapetti rampe e integrazione tratti sproteetti	
• Tinteggiatura condotti areazione	
• Sostituzione sportelli vani collettori	
• Rvestimenti	
• Tinteggiature	

LEGENDA

- Nuova pavimentazione
- Realizzazione nuovo controsoffitto
- Sostituzione corrimani e parapetti esistenti, integrazione con tratti mancanti
- Sostituzione sportelli vani collettori
- Sostituzione grigliati metallici
- Sostituzione termosifoni
- Sostituzione porte
- Sostituzione rivestimenti ceramici
- Telo copertura vasca 25 m

Rifacimento dell'impianto di illuminazione (si veda anche IE_DIS02)

PIANTA PIANO PRIMO - ESTRATTO SCALA 1:100

PROTOCOLLO:	COMUNE: CASNIGO (BG)
COMMITTENTE: IMPIANTI POLISPORTIVI S.P.A. Via Lungo Roma, SNC Località Acluitto - 24020 - Casnigo (BG)	
DENOMINAZIONE: PARTENARIATO PUBBLICO PRIVATO PER IL CENTRO SPORTIVO DI CASNIGO (BG)	
FASE: PROGETTO DEFINITIVO	PROGETTO: ARCHITETTONICO
ELABORATO: AR_DIS05	OGGETTO: STATO DI PROGETTO PIANTA PIANO PRIMO - ESTRATTO
FILE: T189_AR02_05_Progetto_PR.dwg	1:100
CODICE PROGETTO: T189/2014	REDDATTO: DS
REVISIONE: DATA:	CONTROLLATO: FC
Rev. 00 MARZO 2016	APPROVATO: GV
	DESCRIZIONE REVISIONE: EMISSIONE
PROGETTISTA ARCHITETTONICO: tekn&co s.r.l.	CONCESSIONARIO: BLU SSD ARL Via Cremona, 28 - 46100 - Mantova (MN) Tel 0346 72500 Cell 334 6729915 Sig.ra Maria Lina Locatelli
PROGETTISTA STRUTTURALE:	
PROGETTISTA IMPIANTI MECCANICI: tekn&co s.r.l. - Studio Ingegneria Ing. Carminati	
PROGETTISTA IMPIANTI ELETTRICI: tekn&co s.r.l. - Studio Elettrotecnico Ardizzone	
COORDINATORE IN FASE DI PROGETTAZIONE: tekn&co s.r.l.	INGEGNERIA ARCHITETTURA SERVIZI tekn&co
PRESTAZIONI SPECIALISTICHE:	PROGETTISTA ARCHITETTONICO: tekn&co s.r.l. Via Val di Scalve, 100 - 24020 - Orone (BG) Tel 0346 73701 Fax 0346 76545 Mail info@tekneco.eu Web www.tekneco.eu Ing. Giuliano Visinoni Arch. Fabrizio Crevena
MOD.7.2.1_REV.02	SOCIETA' CERTIFICATA ISO 9001:2008 - CERTIFICATO N. IT 253033 BUREAU VERITAS